



PLANTA PRIMERA

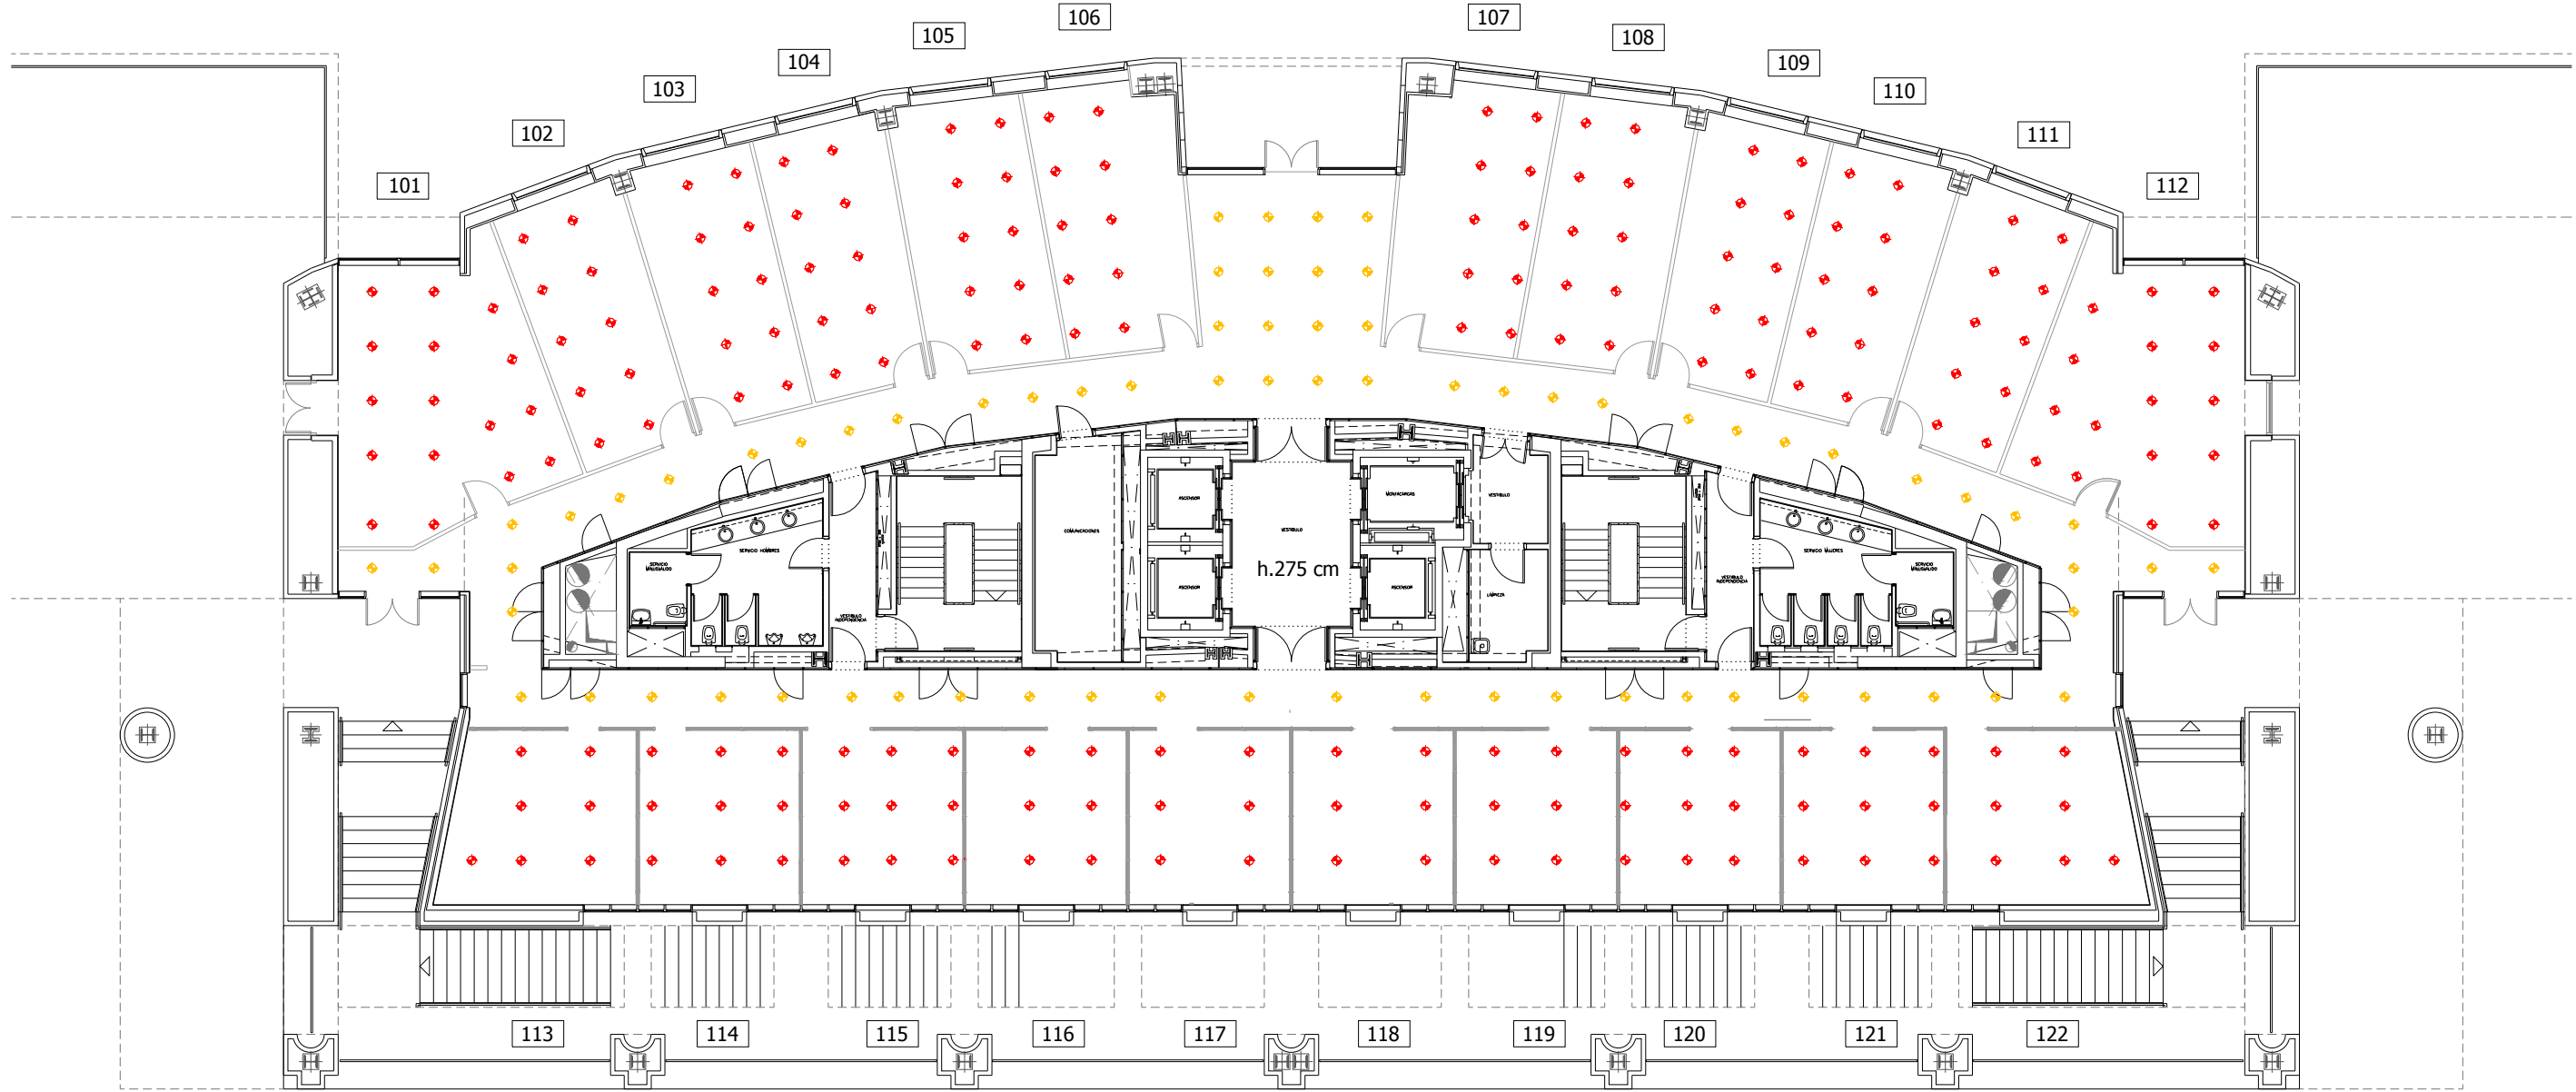

PLANTA SEGUNDA

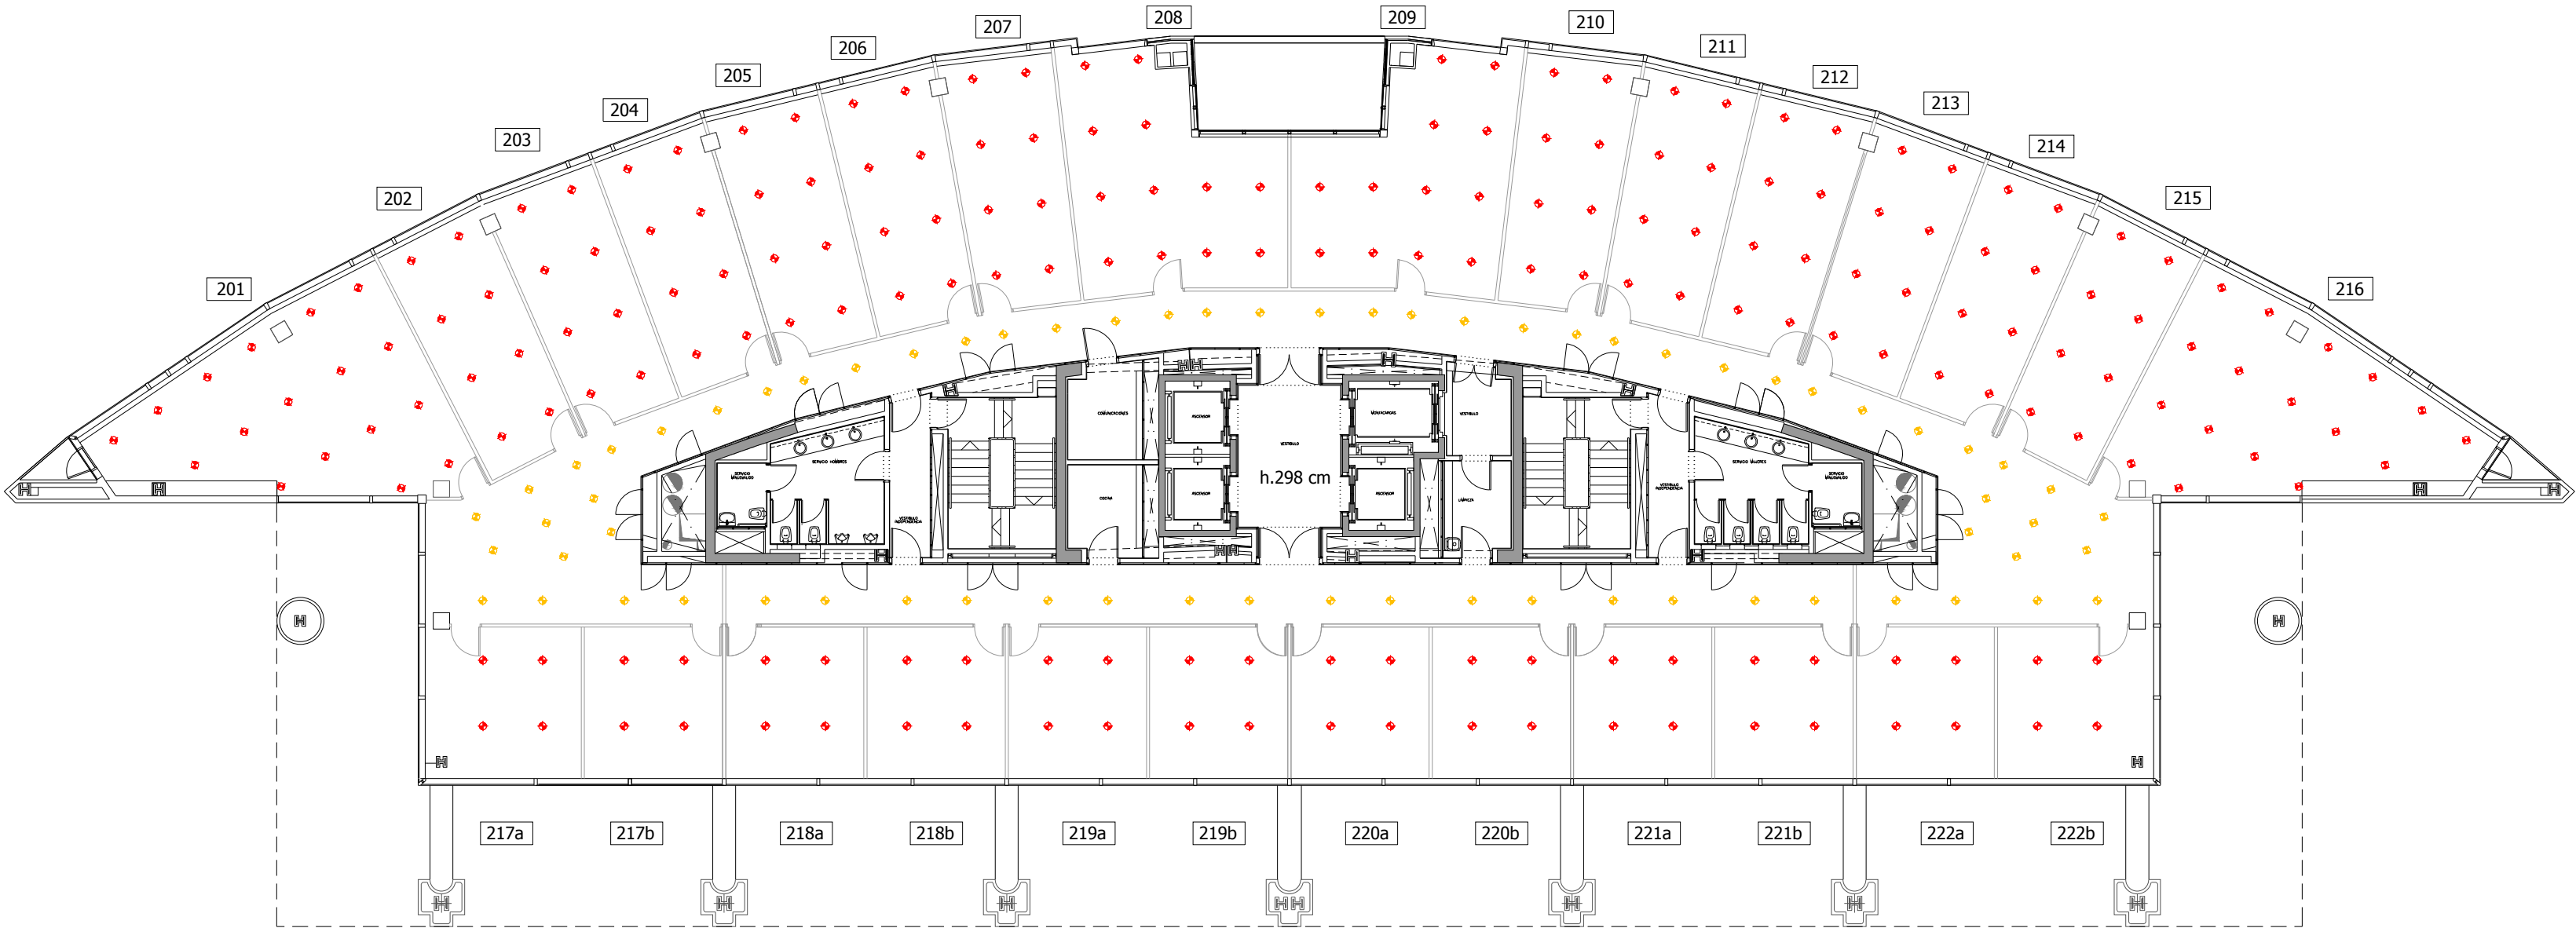

LEYENDA



Luminaria Down Light, Staff 770811 con Balasto electrónico para 2 lámparas PL de 26 W. Posición horizontal, montaje empotrado, fijado a falso techo por anclaje de la luminaria. Acometida eléctrica 3x1x1,5 mm2 W750 Bajo corrugadas PVC PG 13.



Luminaria Down Light, Staff 770811 con Balasto electrónico para 2 lámparas PL de 13 W. Posición horizontal, montaje empotrado, fijado a falso techo por anclaje de la luminaria. Acometida eléctrica 3x1x1,5 mm2 W750 Bajo corrugadas PVC PG 13.

REVISION/ REVIEW

rev.	Descripción / Description:	revisado / reviewed	Fecha / date

CONSULTORÍA / BUILDING CONSULTANCY



CLIENTE / CLIENT

EDIFICIO / BUILDING
WORLD TRADE CENTER
EDIFICIO ESTE - SUR - NORTE

PLANTA / FLOOR
PRIMERA PLANTA
SEGUNDA PLANTA


TÍTULO PLANO / DRAWING TITLE
ILUMINACIÓN

FECHA / DATE
23 JULIO 2019


ESCALAS / SCALE

Nº DE PROYECTO / PROJECT No. Nº DE PLANO / DRAWING Nº

PLANTA TERCERA

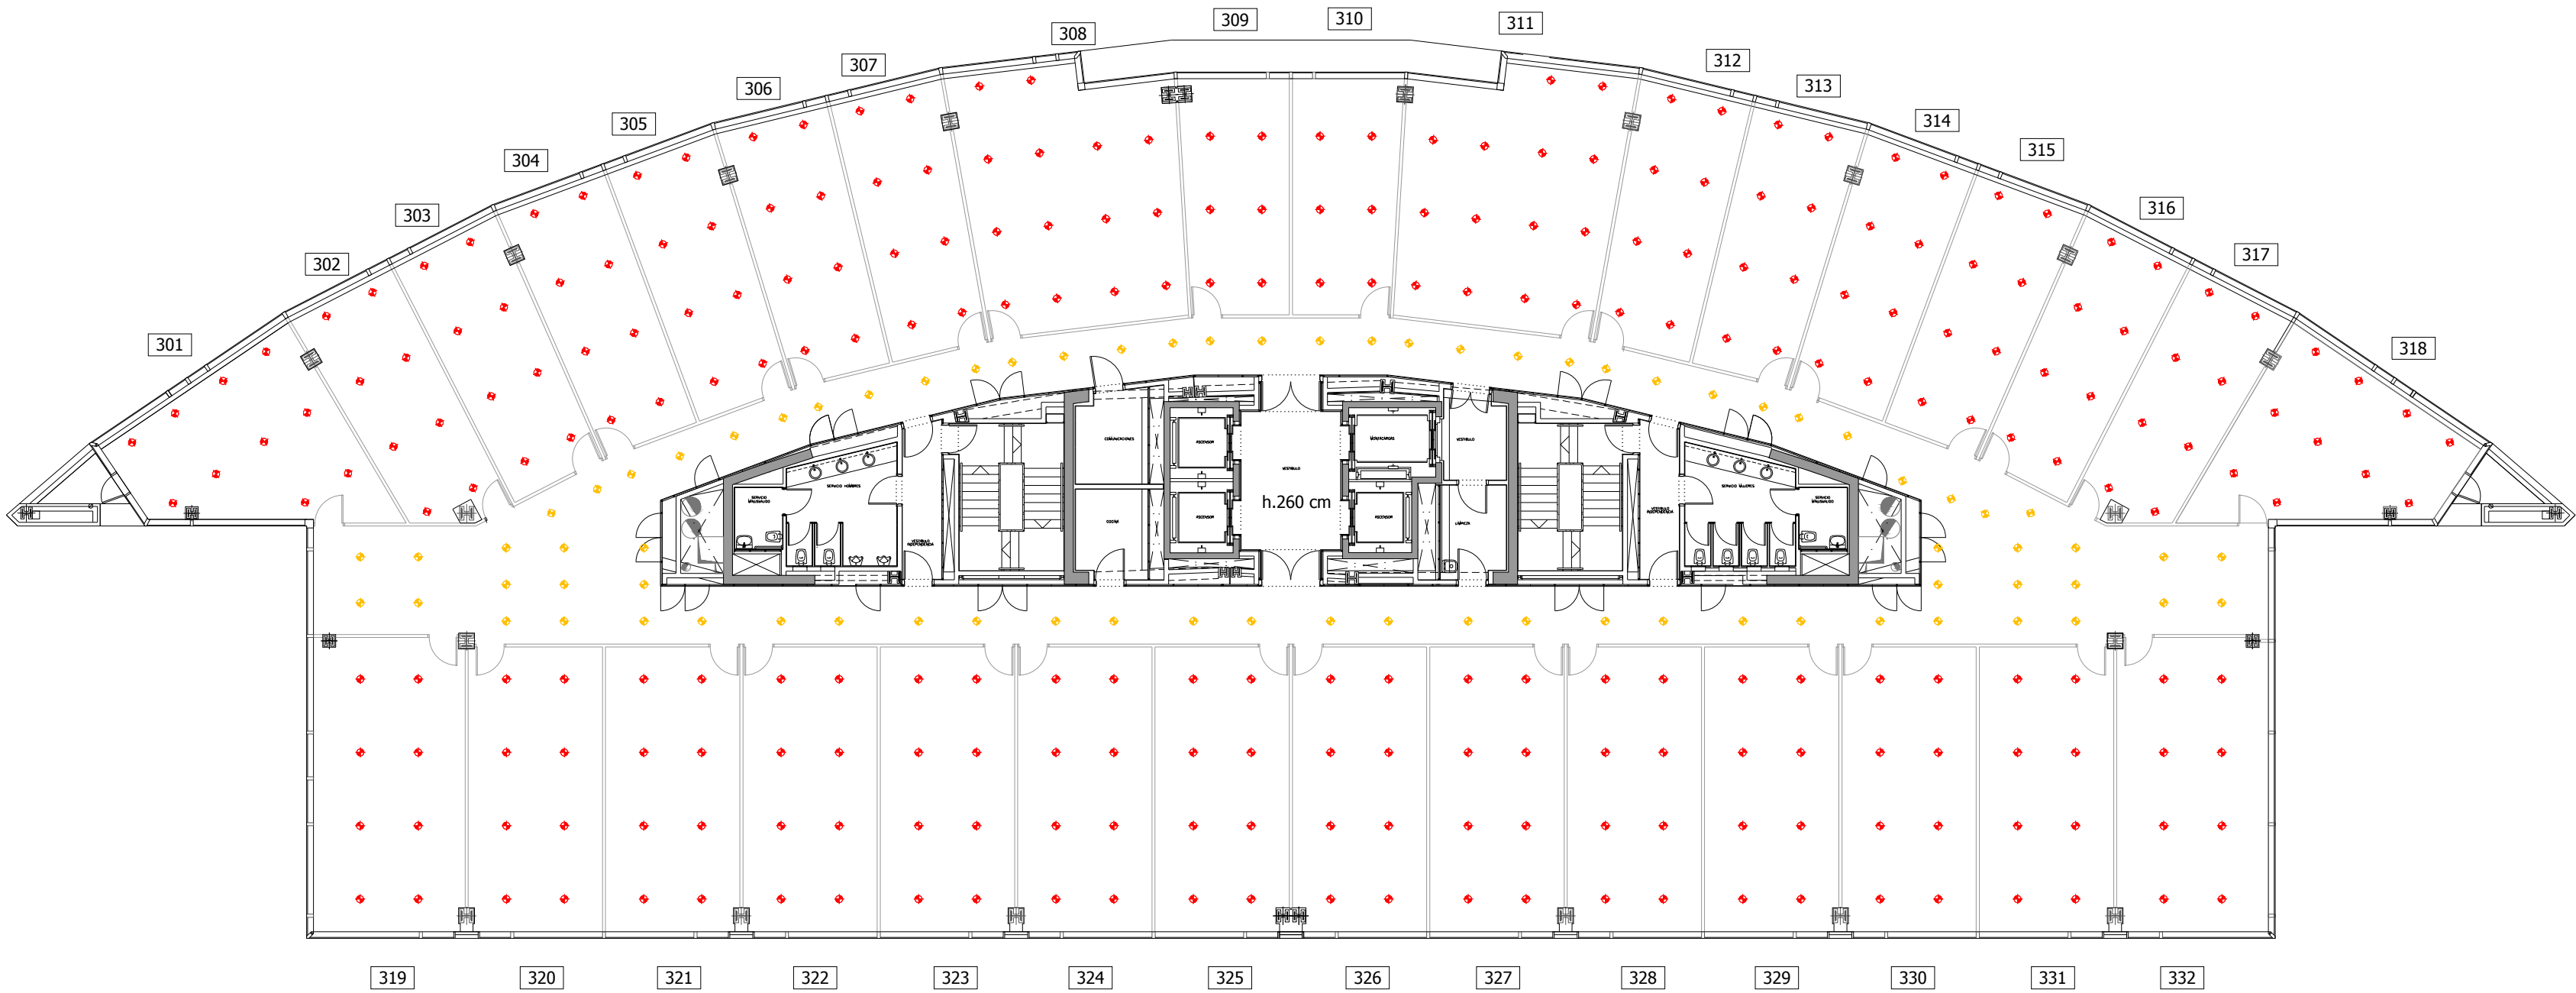

PLANTA CUARTA

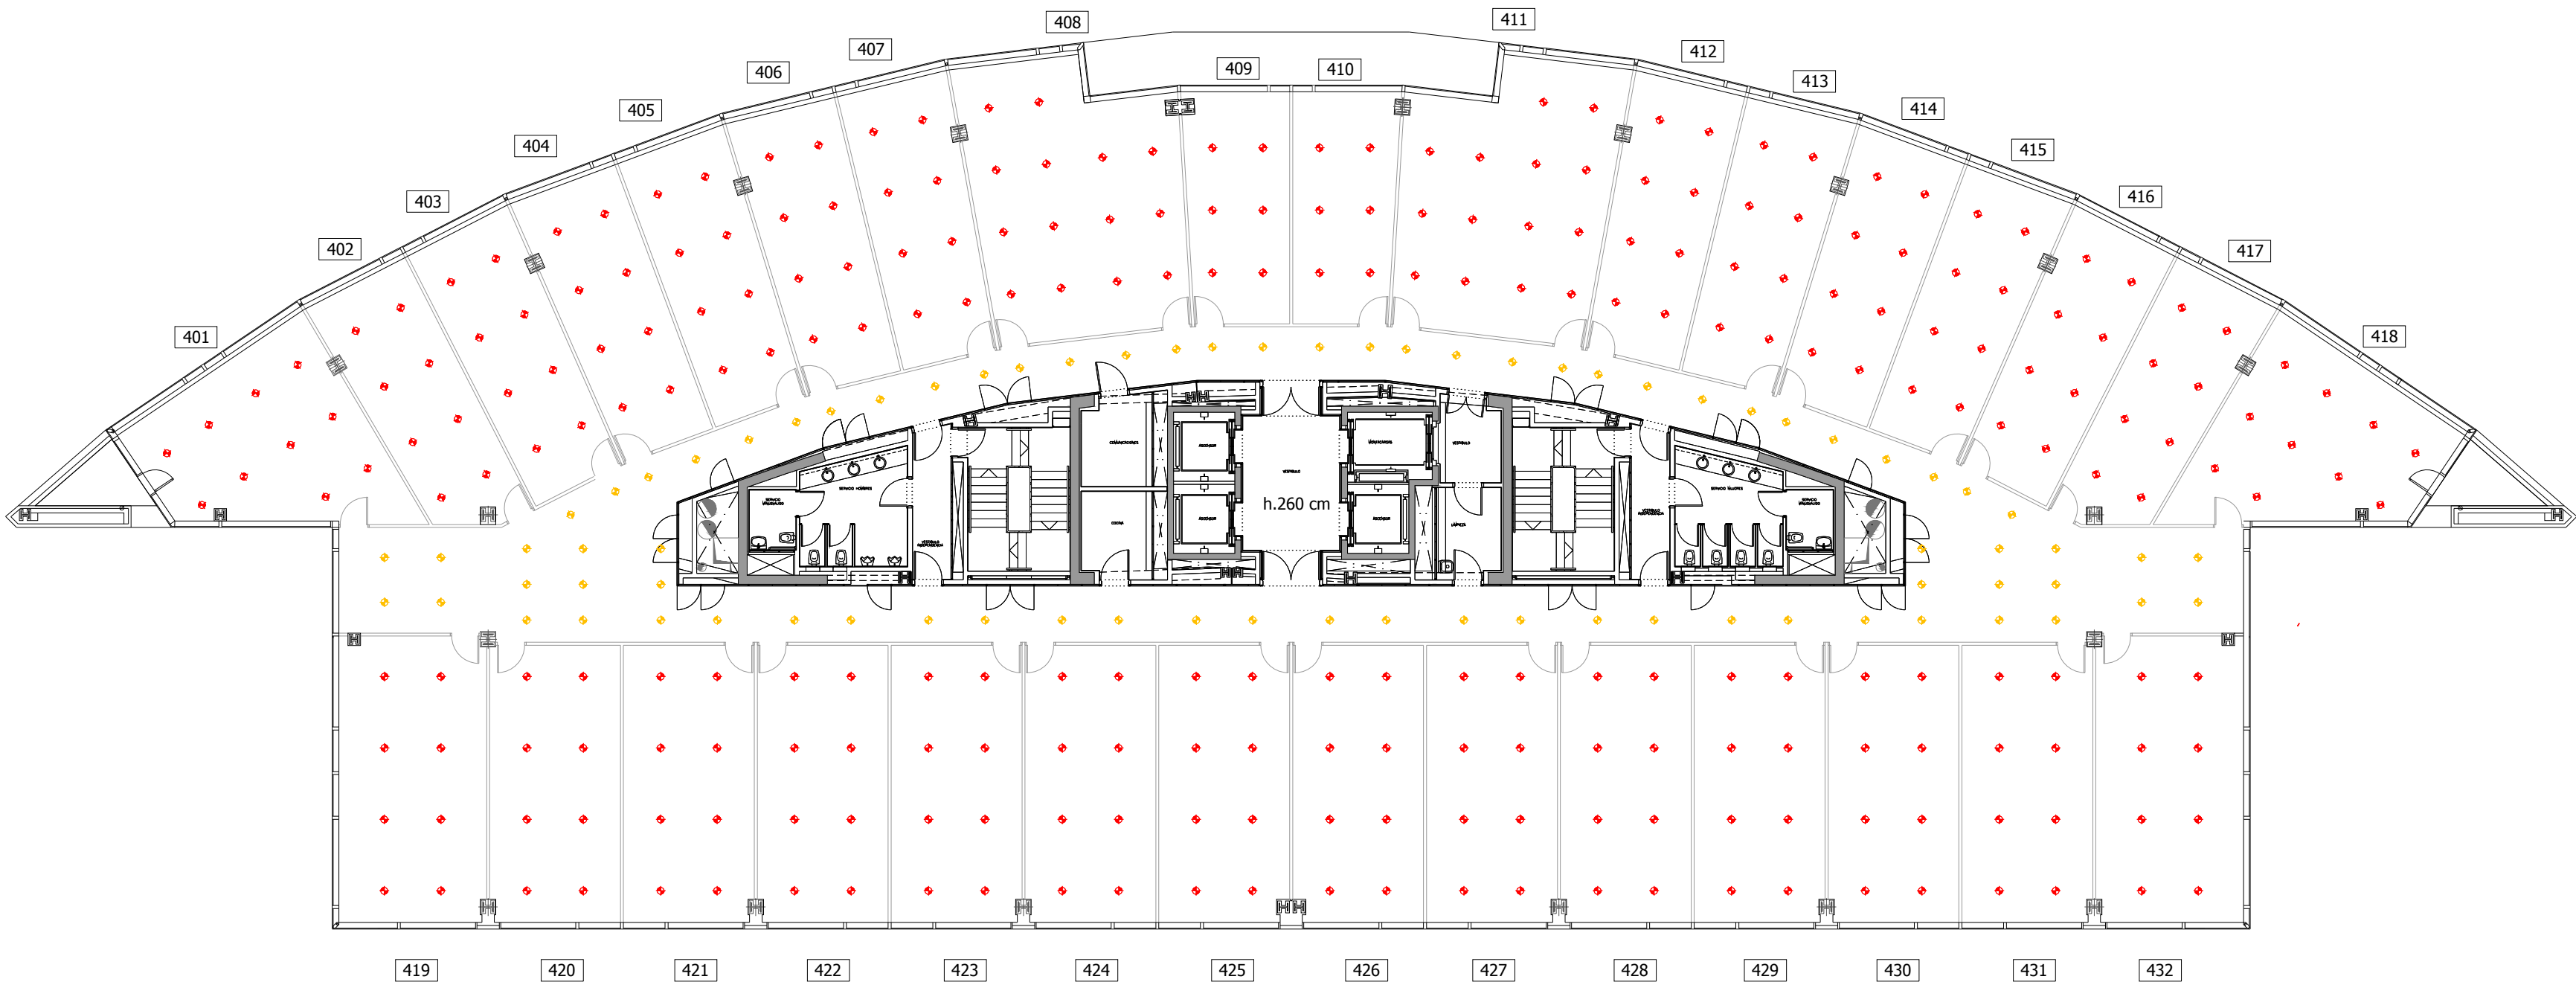

LEYENDA



Luminaria Down Light, Staff 770811 con Balasto electrónico para 2 lámparas PL de 26 W. Posición horizontal, montaje empotrado, fijado a falso techo por anclaje de la luminaria. Acometida eléctrica 3x1x1,5 mm2 W750 Bajo corrugadas PVC PG 13.



Luminaria Down Light, Staff 770811 con Balasto electrónico para 2 lámparas PL de 13 W. Posición horizontal, montaje empotrado, fijado a falso techo por anclaje de la luminaria. Acometida eléctrica 3x1x1,5 mm2 W750 Bajo corrugadas PVC PG 13.

REVISION/ REVIEW

rev.	Descripción / Description:	revisado / reviewed	Fecha / date

CONSULTORÍA / BUILDING CONSULTANCY



CLIENTE / CLIENT

EDIFICIO / BUILDING
WORLD TRADE CENTER
EDIFICIO ESTE - SUR - NORTE

PLANTA / FLOOR
TERCERA PLANTA
CUARTA PLANTA

TÍTULO PLANO / DRAWING TITLE
ILUMINACIÓN


FECHA / DATE
23 JULIO 2019

ESCALAS / SCALE


Nº DE PROYECTO/
PROJECT No.

Nº DE PLANO/DRAWING Nº

PLANTA QUINTA

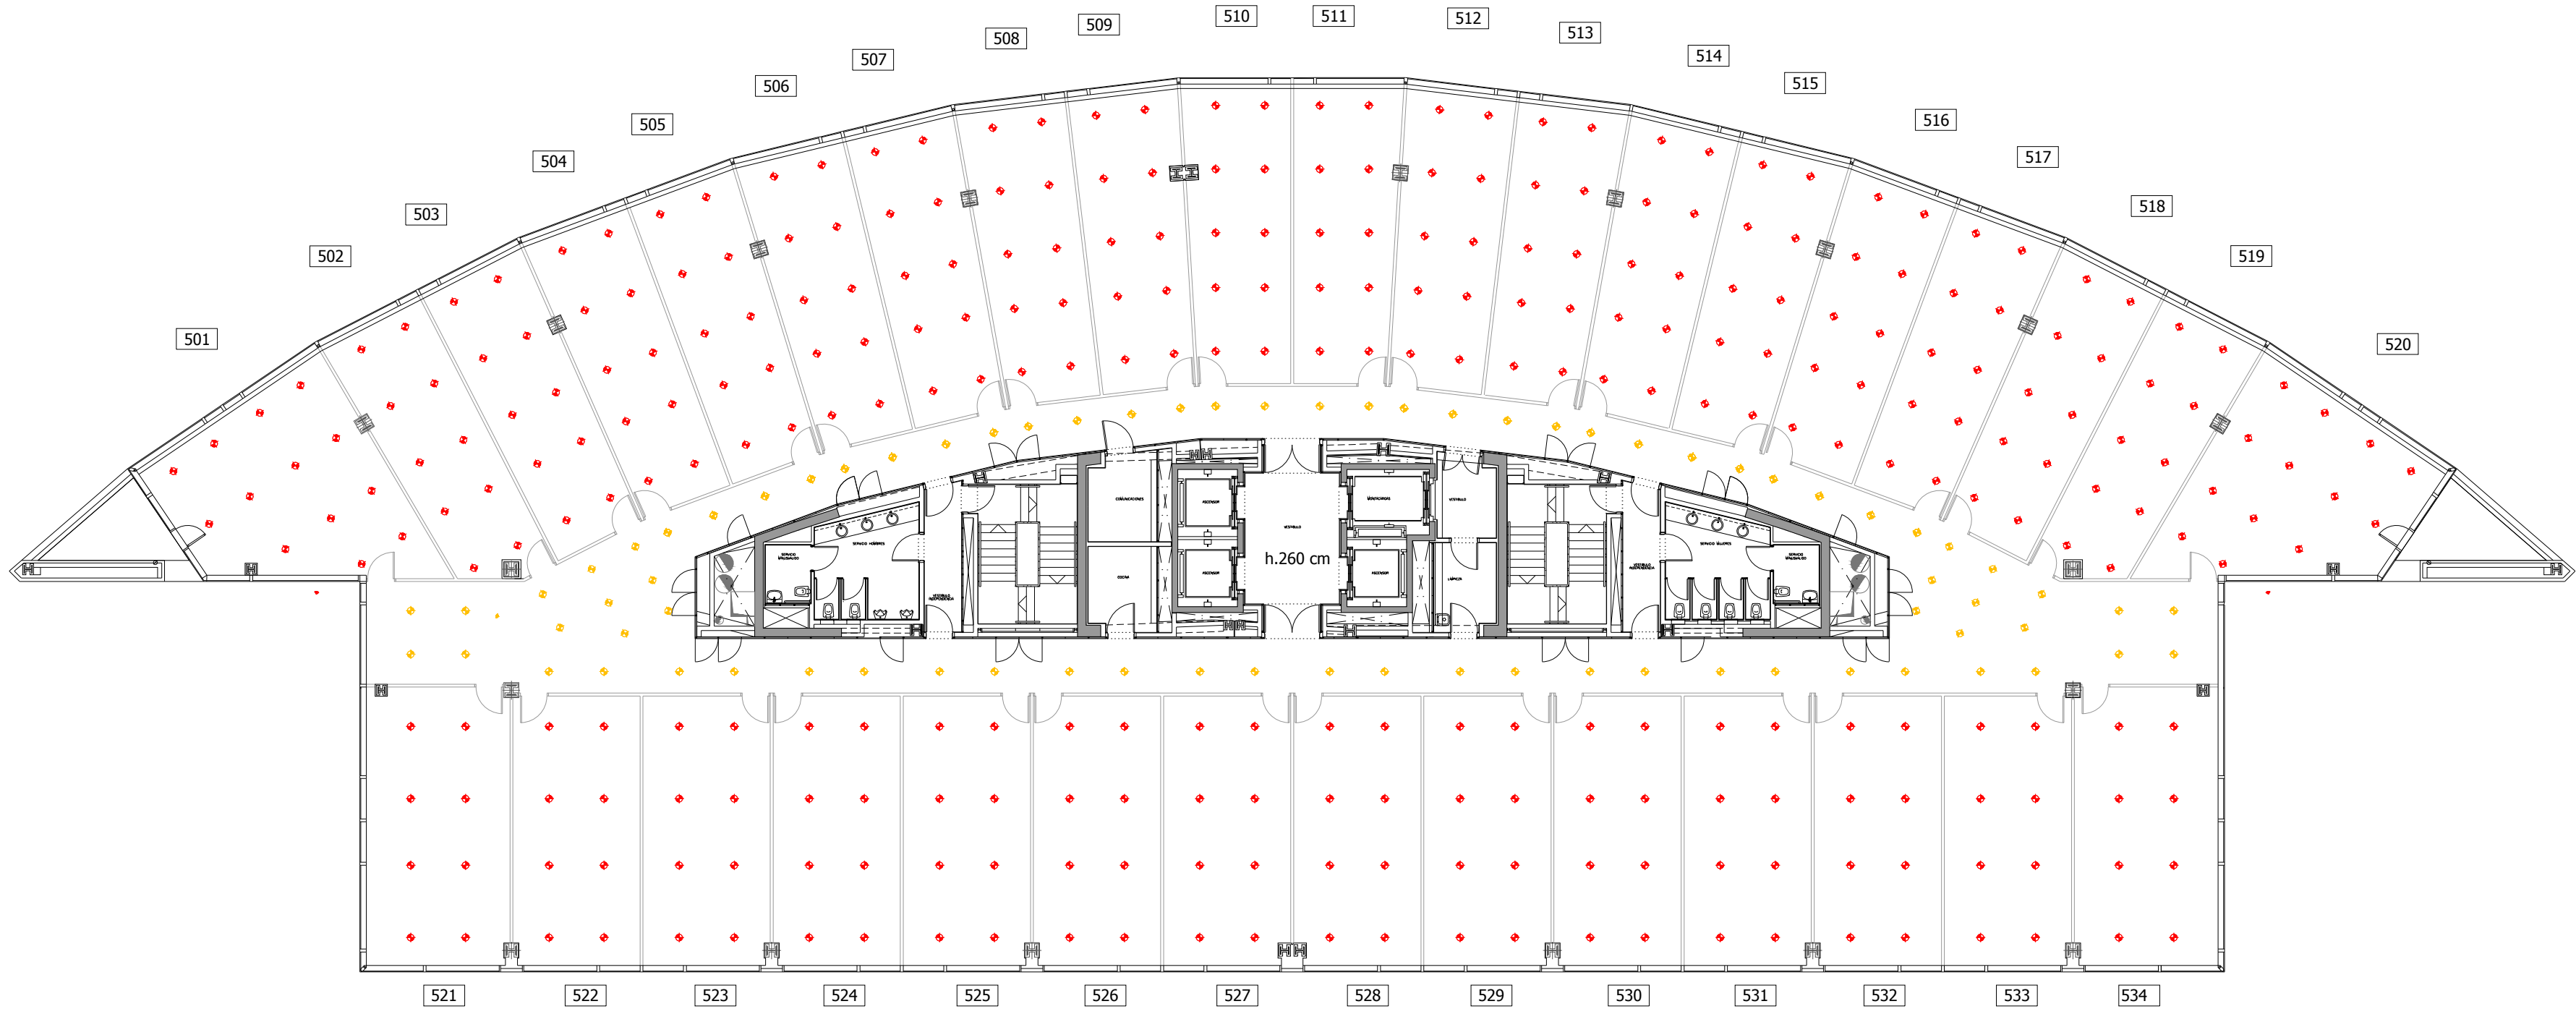

PLANTA SEXTA

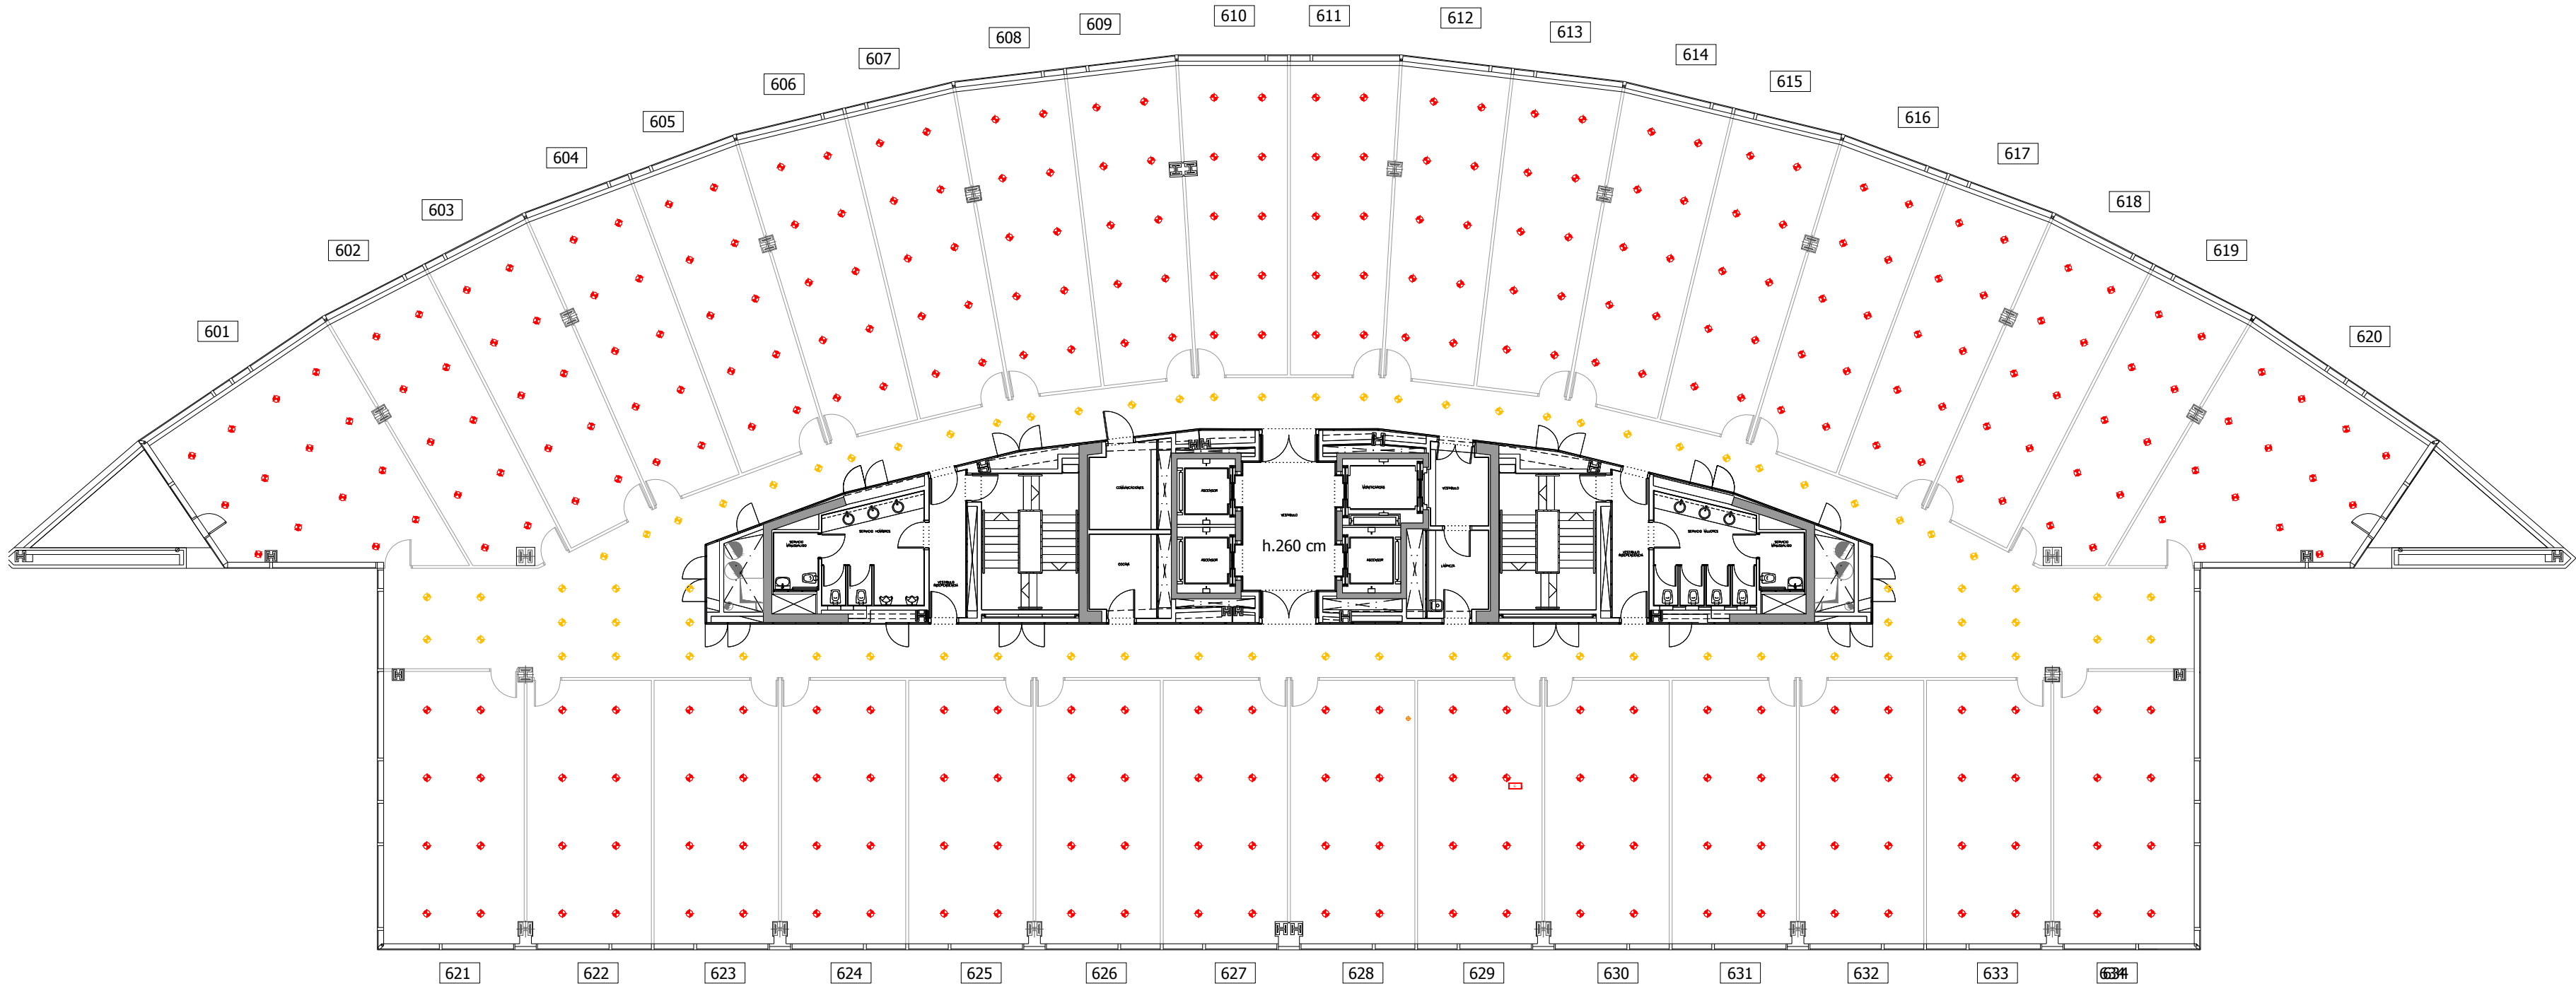

LEYENDA



Luminaria Down Light, Staff 770811 con Balasto electrónico para 2 lámparas PL de 26 W. Posición horizontal, montaje empotrado, fijado a falso techo por anclaje de la luminaria. Acometida eléctrica 3x1x1,5 mm2 W750 Bajo corrugadas PVC PG 13.



Luminaria Down Light, Staff 770811 con Balasto electrónico para 2 lámparas PL de 13 W. Posición horizontal, montaje empotrado, fijado a falso techo por anclaje de la luminaria. Acometida eléctrica 3x1x1,5 mm2 W750 Bajo corrugadas PVC PG 13.

REVISION/ REVIEW

rev.	Descripción / Description:	revisado / reviewed	Fecha / date

CONSULTORÍA / BUILDING CONSULTANCY



CLIENTE / CLIENT

EDIFICIO / BUILDING
WORLD TRADE CENTER
EDIFICIO ESTE - SUR - NORTE

PLANTA / FLOOR

QUINTA PLANTA
SEXTA PLANTA

TÍTULO PLANO / DRAWING TITLE

ILUMINACIÓN

FECHA / DATE


23 JULIO 2019

ESCALAS / SCALE


Nº DE PROYECTO / PROJECT No.

Nº DE PLANO / DRAWING No.

PLANTA SEPTIMA

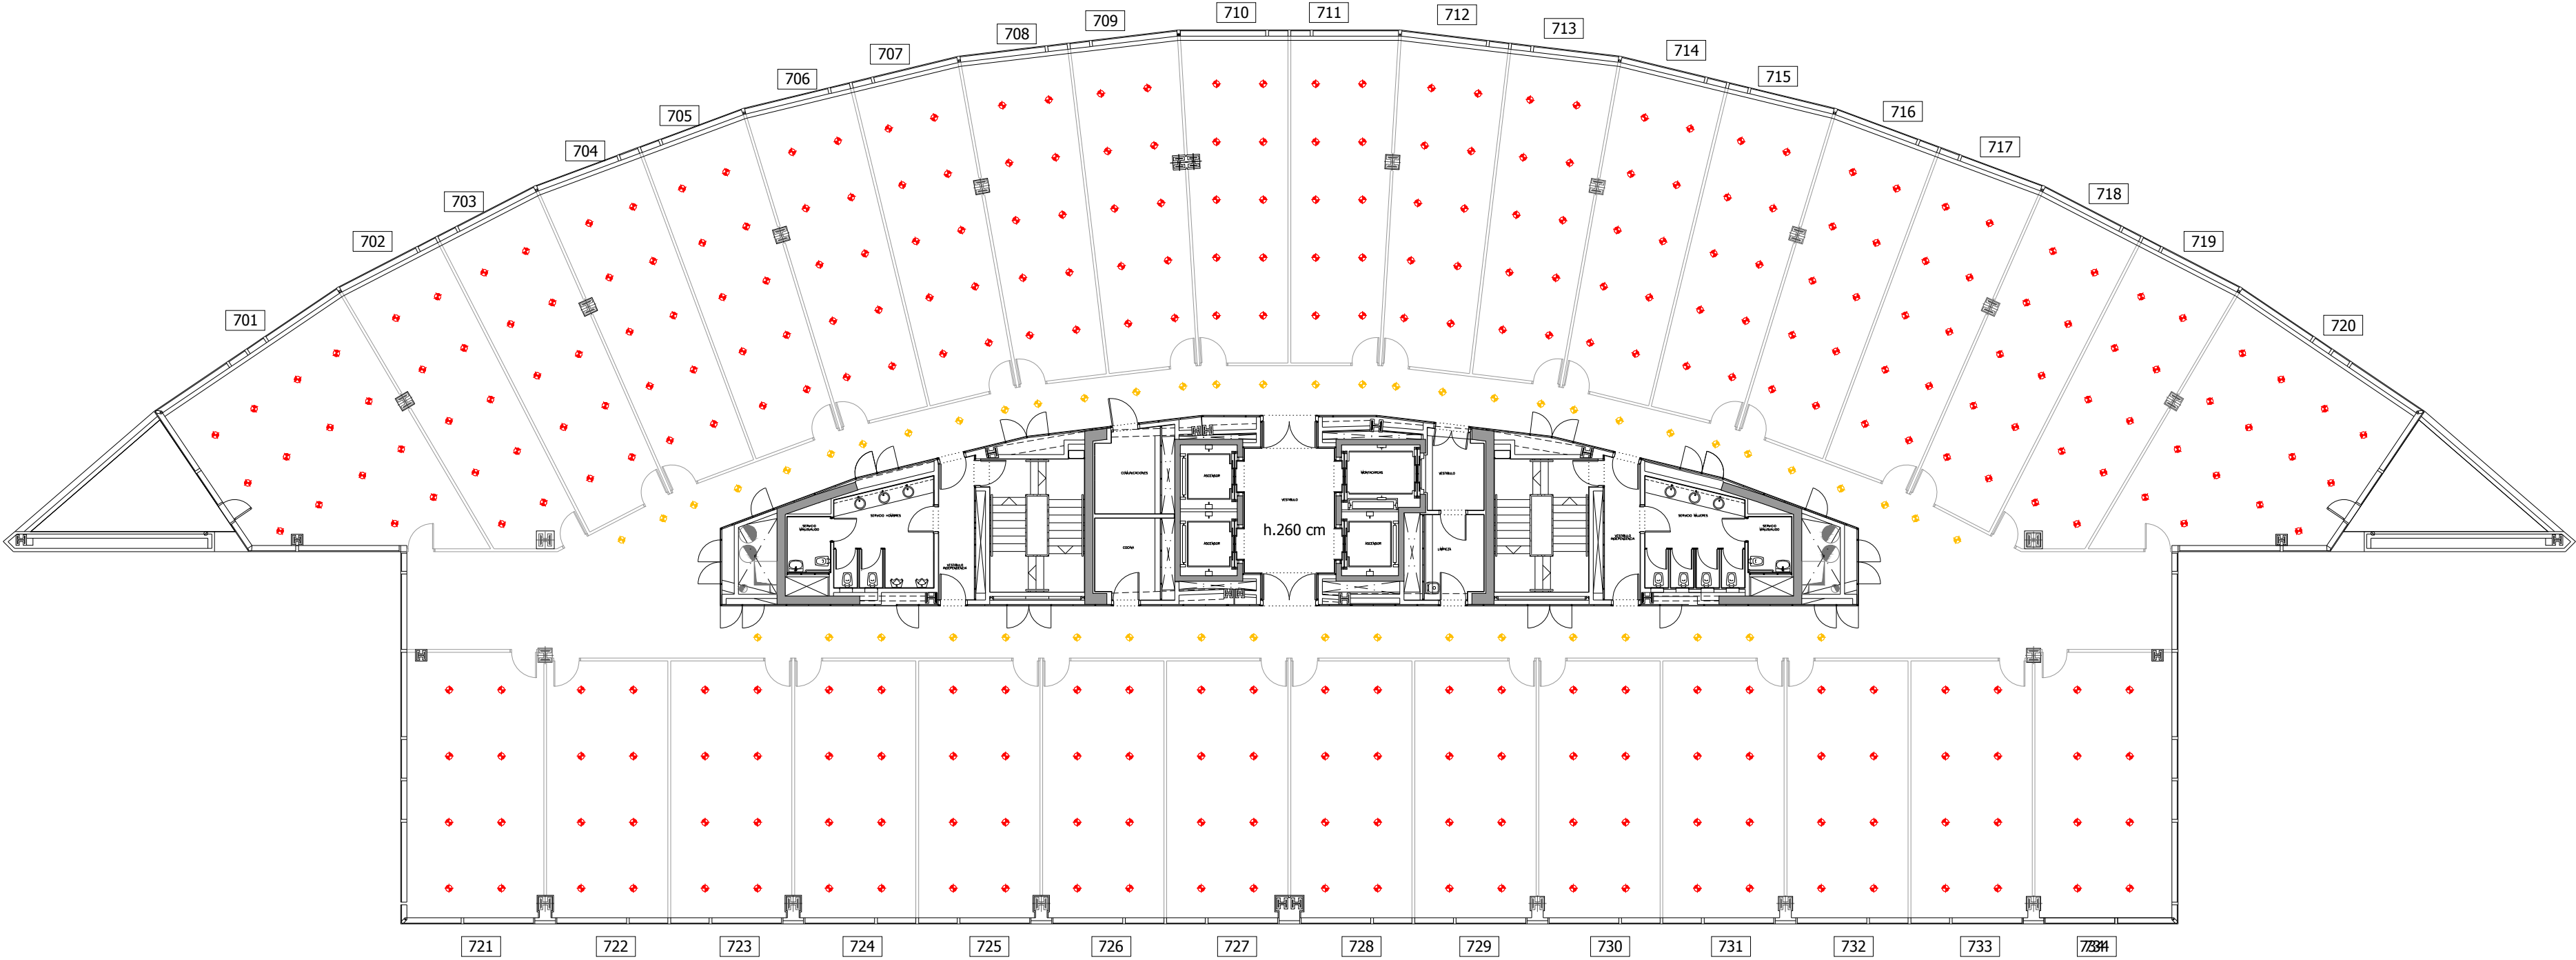

PLANTA OCTAVA

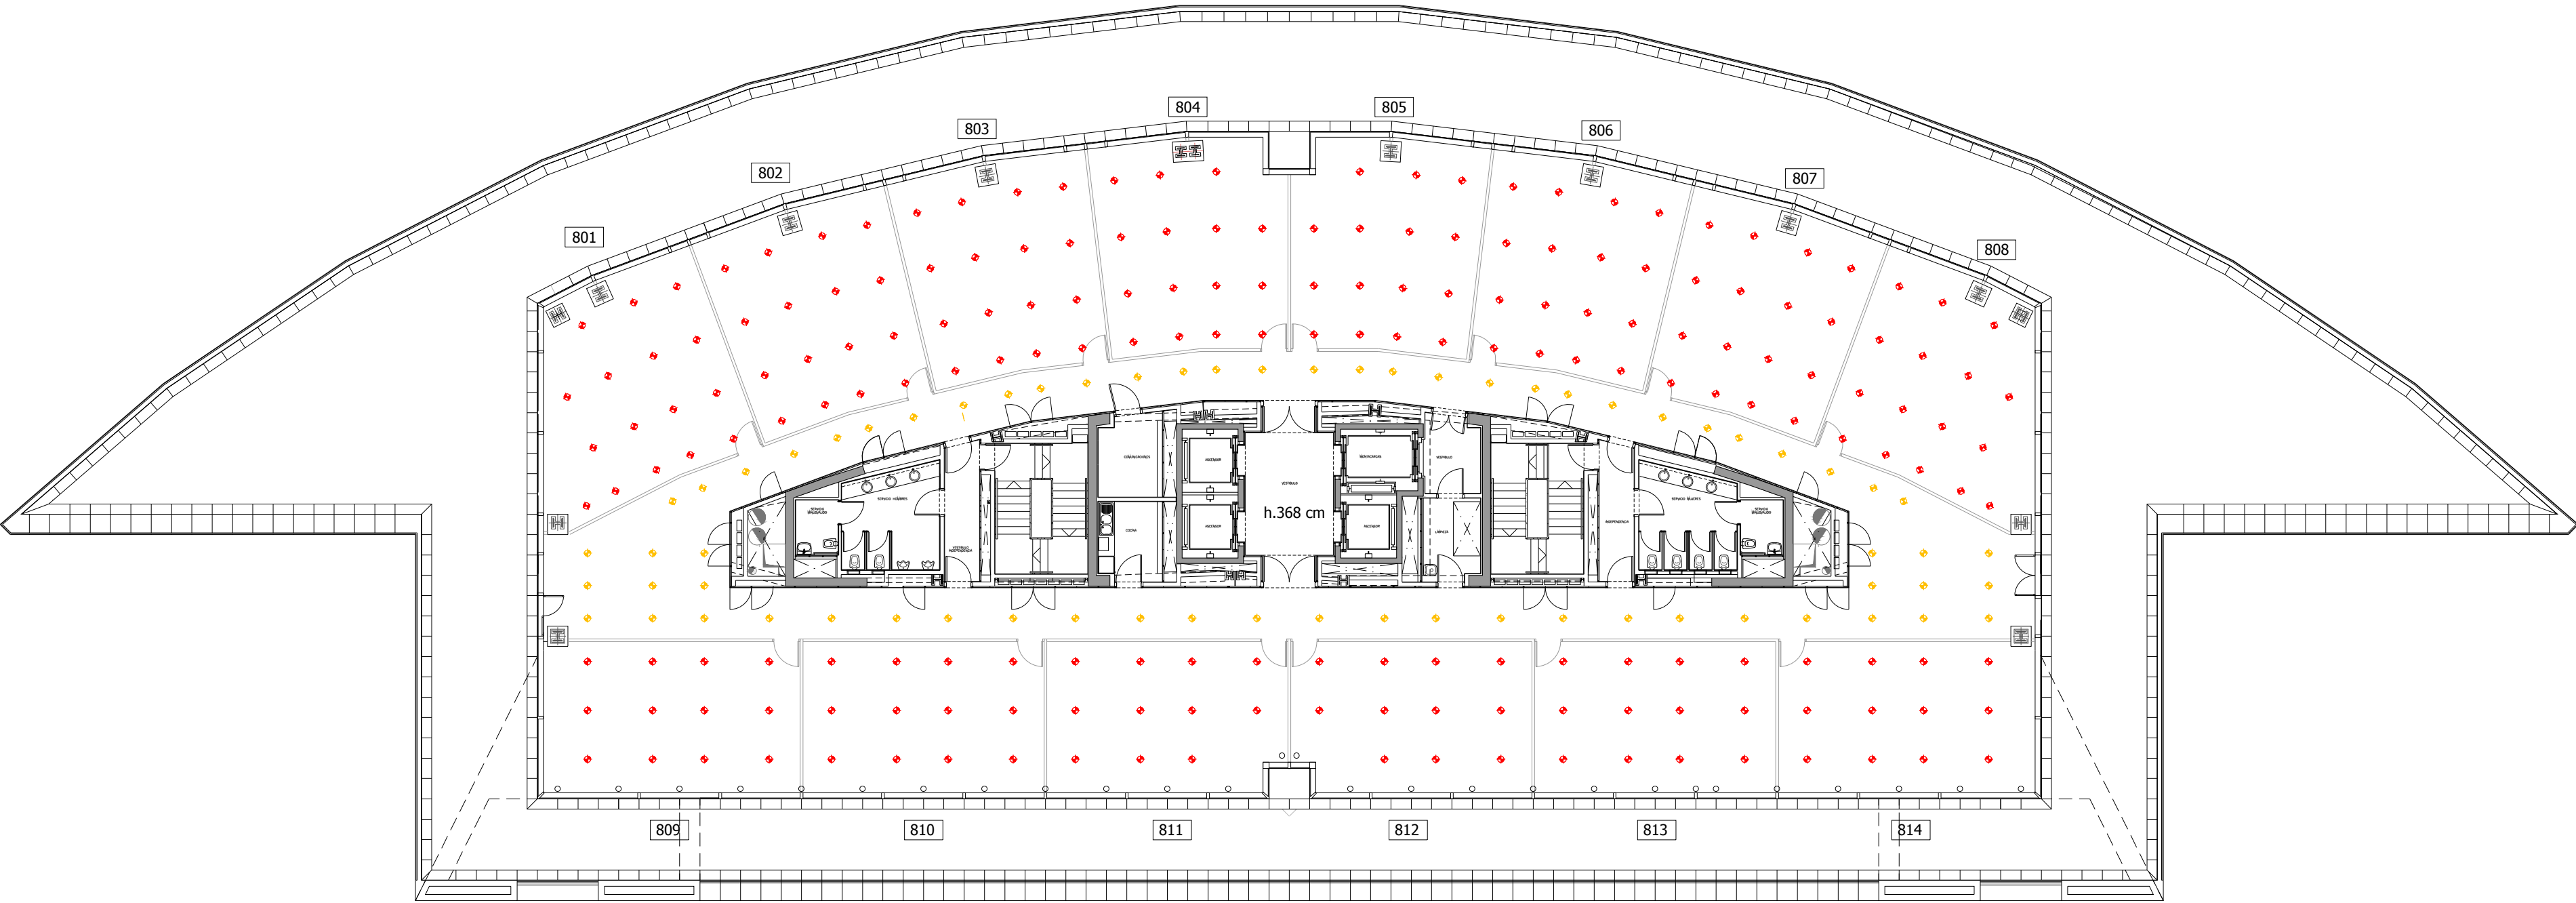

LEYENDA



Luminaria Down Light, Staff 770811 con Balasto electrónico para 2 lámparas PL de 26 W. Posición horizontal, montaje empotrado, fijado a falso techo por anclaje de la luminaria. Acometida eléctrica 3x1x1,5 mm2 W750 Bajo corrugadas PVC PG 13.



Luminaria Down Light, Staff 770811 con Balasto electrónico para 2 lámparas PL de 13 W. Posición horizontal, montaje empotrado, fijado a falso techo por anclaje de la luminaria. Acometida eléctrica 3x1x1,5 mm2 W750 Bajo corrugadas PVC PG 13.

REVISION/ REVIEW			
rev.	Descripción / Description:	revisado / reviewed	Fecha / date

CONSULTORÍA / BUILDING CONSULTANCY



CLIENTE / CLIENT

EDIFICIO / BUILDING
WORLD TRADE CENTER
EDIFICIO ESTE - SUR - NORTE

PLANTA / FLOOR
SEPTIMA PLANTA
OCTAVA PLANTA

TÍTULO PLANO / DRAWING TITLE
ILUMINACIÓN

FECHA / DATE
23 JULIO 2019

ESCALAS / SCALE

Nº DE PROYECTO / PROJECT No. Nº DE PLANO / DRAWING Nº